


RZUT PARTERU 1:100

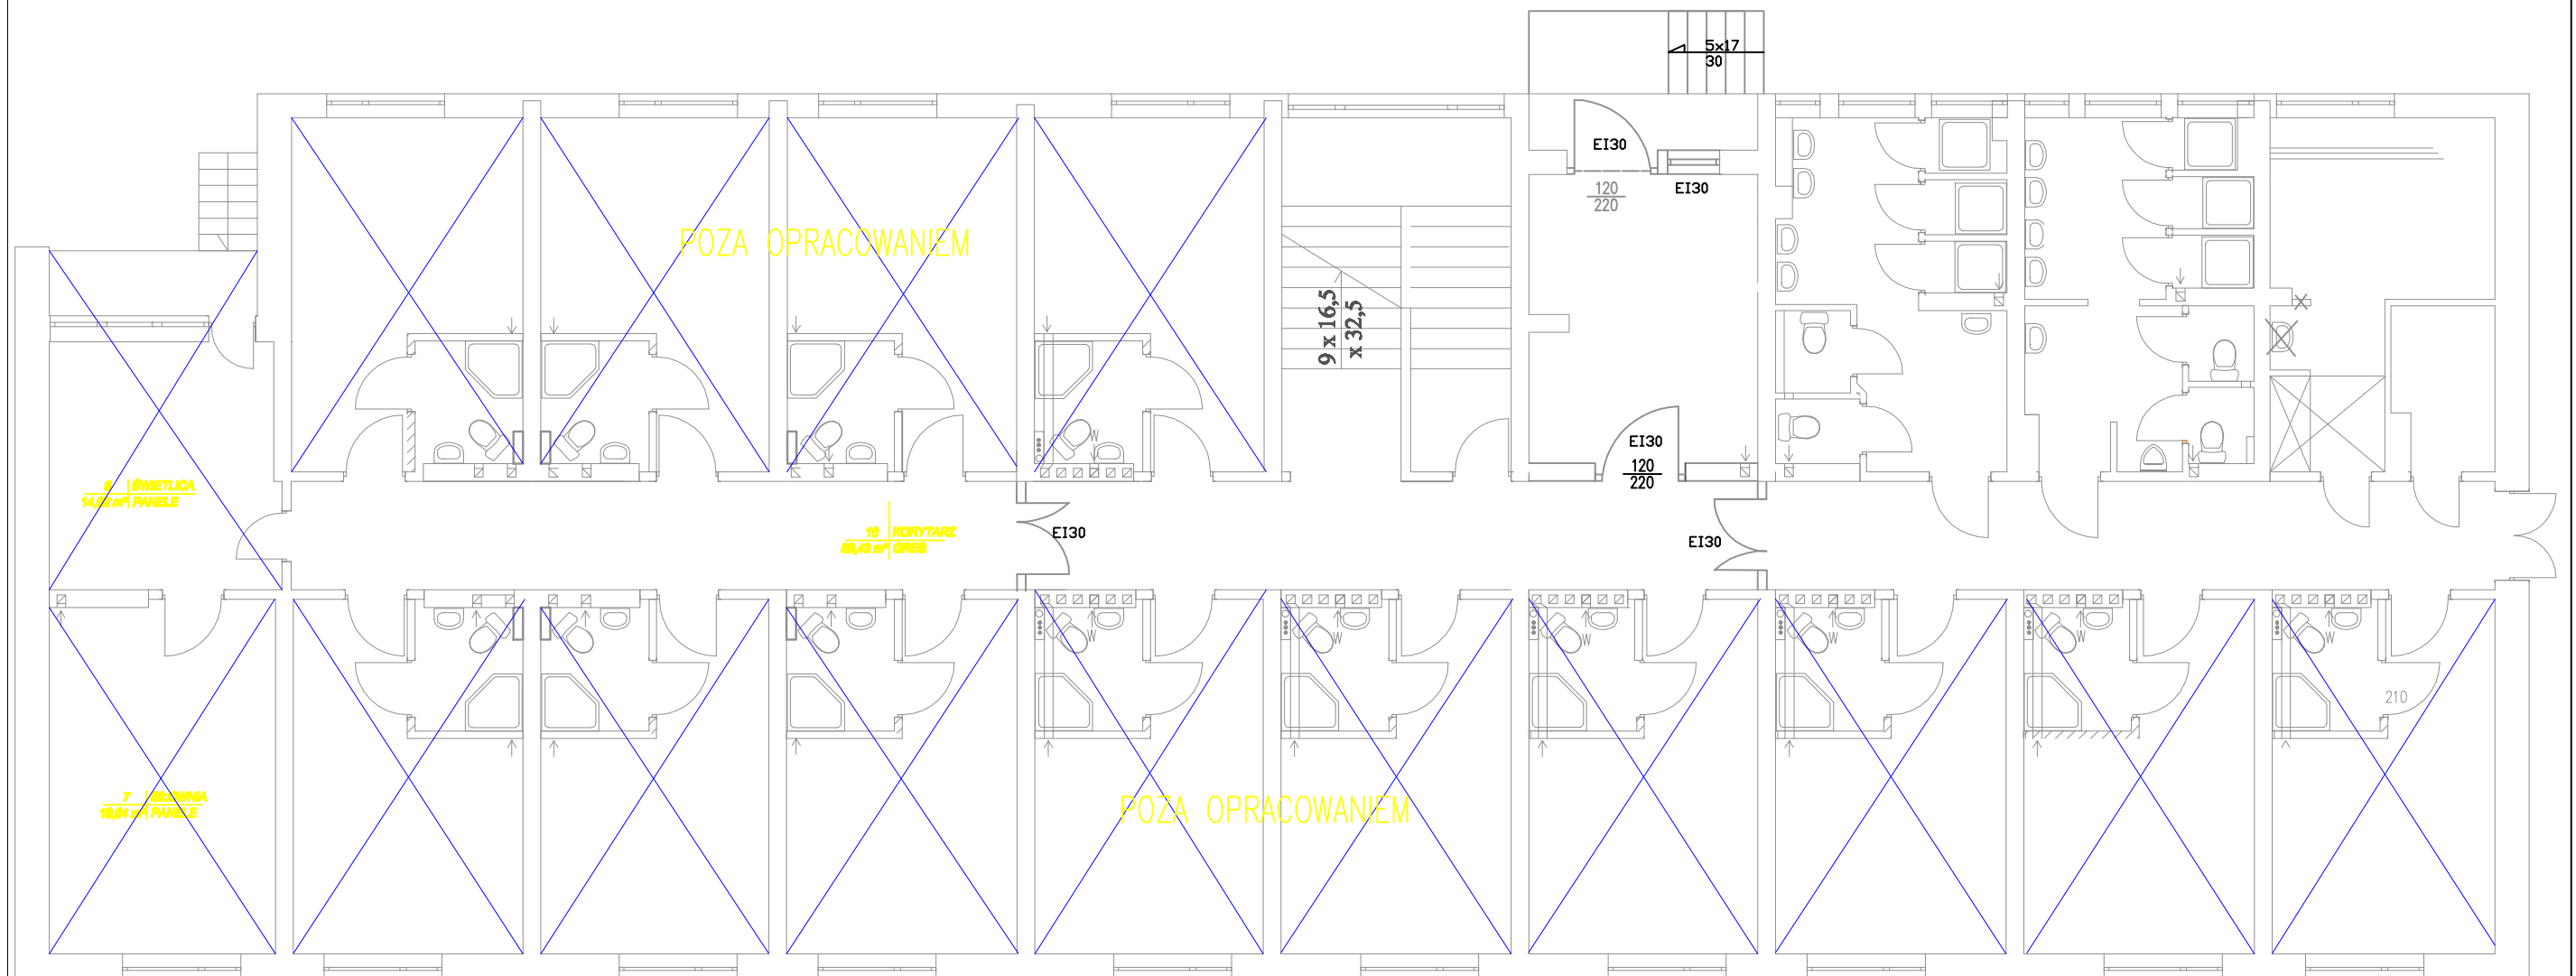

		WOBŹÓWZKE PRZEDSIĘBIORSTWO USŁUG INWESTYCYJNYCH Sp. z o.o.	06-400 CZĘCZANÓW ul. Wesoła 70 tel. +48 23 672-30-44 fax. +48 23 672-30-99 e-mail: wpu@wpuobozowki.pl
Nazwa inwestycji: Przebudowa instalacji wodno-kanalizacyjnej w budynku Internetu Zespołu Szkół Centrum Kształcenia Rolniczego w Gołotczyźnie			
Zamawiający: Zespół Szkół Centrum Kształcenia Rolniczego w Gołotczyźnie			
Rodzaj: Sanitarna		Status: Projekt wykonawczy	
Tytuł: Instalacja c.o. (rzut parteru)		Skala: 1:100	Data: 07.2018
Wykonawca: mgr inż. Arkadiusz Kępczyński	Nr projektu: MAZ/0213/PW/08/09	Data: 07.2018	Strona: 4