


RZUT PARTERU 1:100

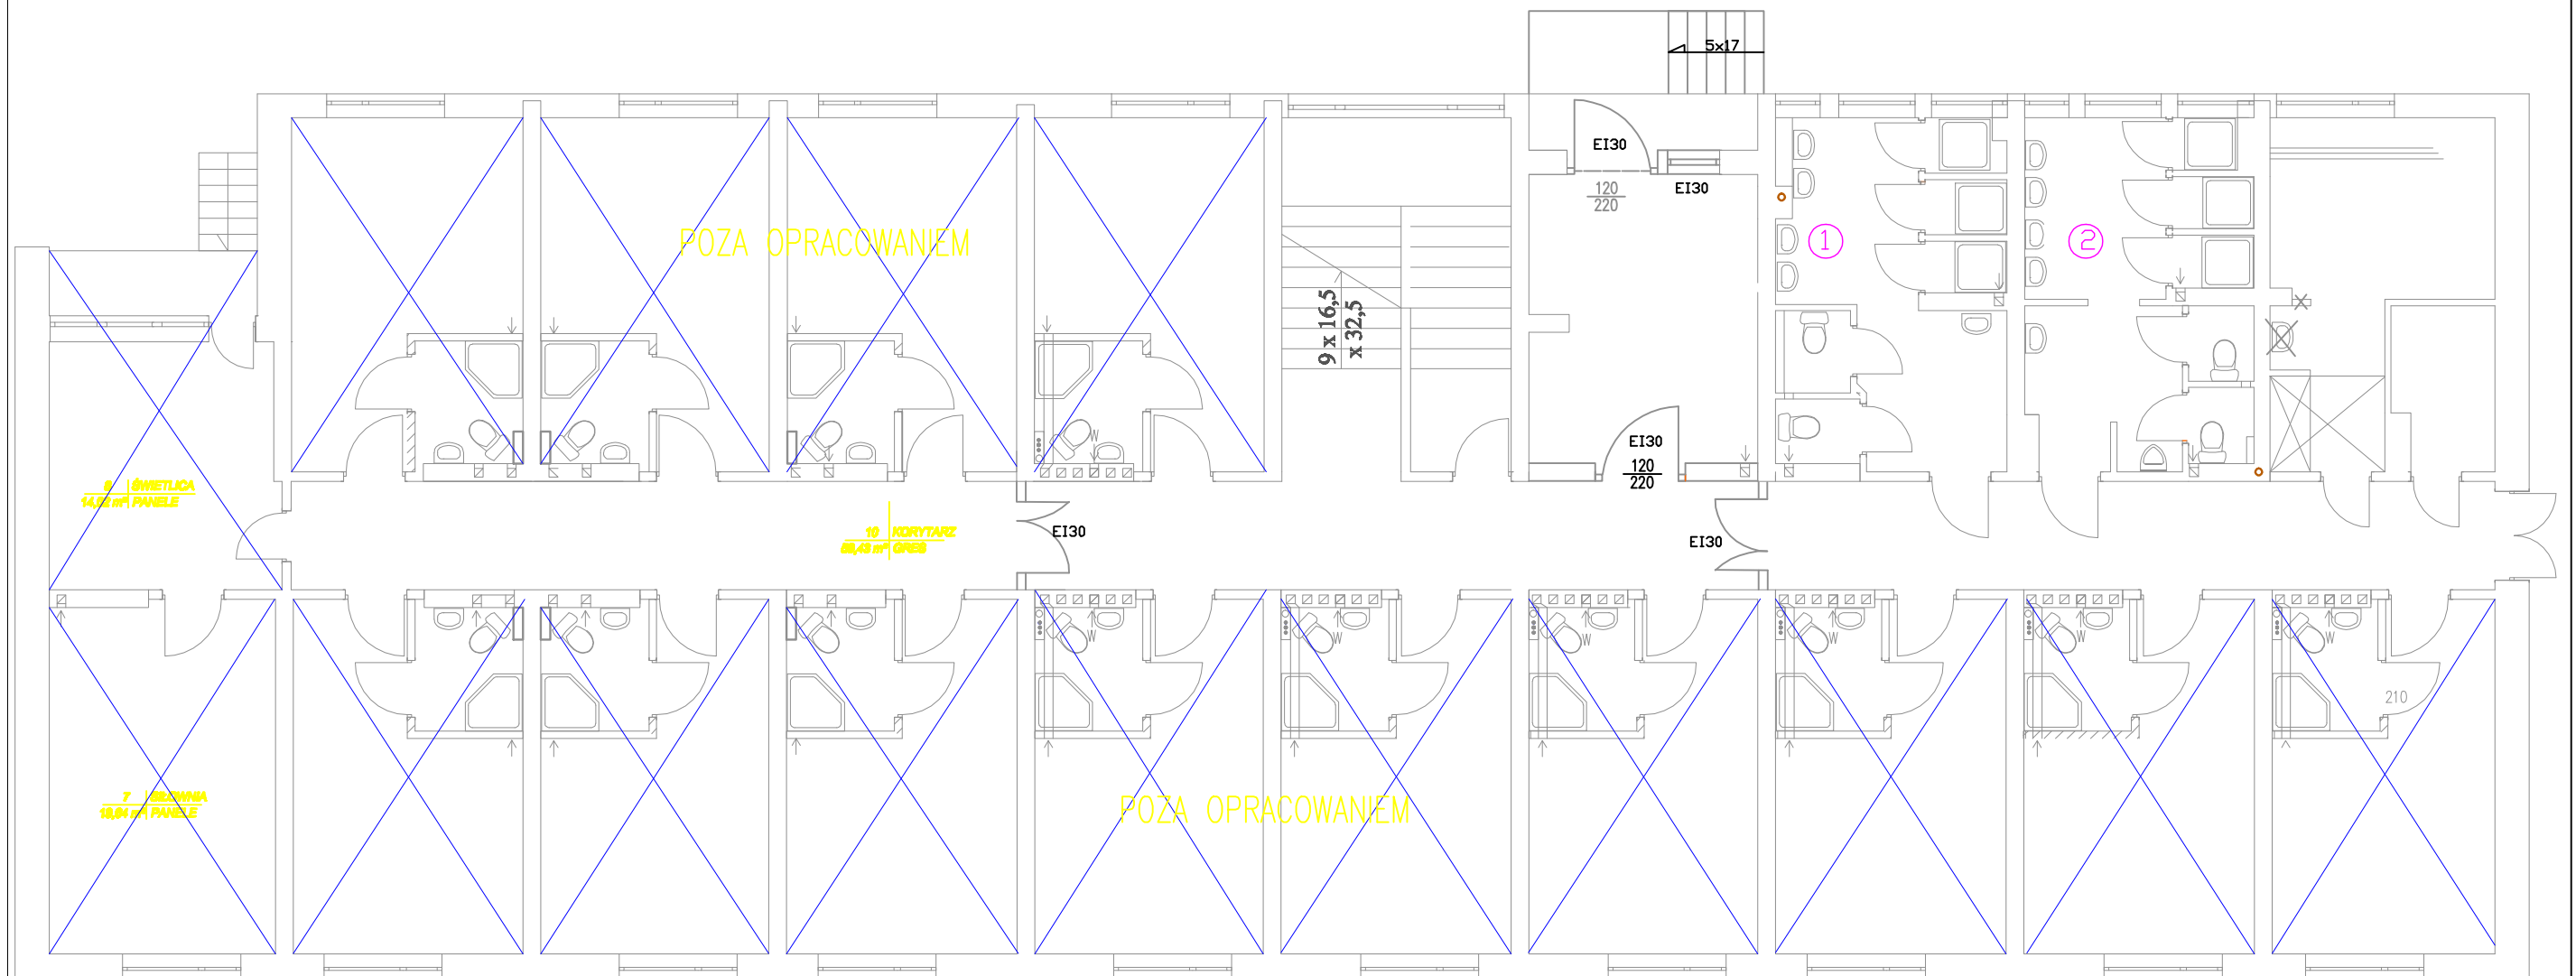

Oznaczenia:

① ... ⑩ numery pionów instalacji kanalizacji

WPU		WOJEWÓDZKI PRZEDSIĘBIORSTWO USŁUG INWESTYCYJNYCH Sp. z o.o.		06-400 CIECHANÓW ul. Wolnościowa 70 tel. +48 23 672 30 44 fax. +48 23 672 30 40 e-mail: wpu@wpu.com.pl	
Nazwa inwestycji: Przebudowa instalacji wodno-kanalizacyjnej w budynku Internetu Zespołu Szkół Centrum Kształcenia Rolniczego w Gołotczyźnie					
Zamawia: Zespół Szkół Centrum Kształcenia Rolniczego w Gołotczyźnie					
Zawód: Sanitarna			Stadium: Projekt wykonawczy		
Tytuł: Kanalizacja (rzut parteru)				Skala: 1:100	
Zagłówek: mgr inż. Arkadiusz Kępczyński		Zł. sprawy: MAZ/0212/PWOS/08		Data: 07.2018	
Archiwizacja projektu:				Lp. nr: 1	
Opis:					